

MAPA SYTUACYJNO – WYSOKOŚCIOWA

SKALA 1 : 1 000

ODDZIAŁ BUDOWNICTWA I ARCHITEKTURY

STAROSTA OSTRÓDZKI
Powiatowy Ośrodek Dokumentacji
Geodezyjnej i Kartograficznej w Ostródzie

STAROSTA OSTRÓDZKI
Powiatowy Ośrodek Dokumentacji
Geodezyjnej i Kartograficznej w Ostródzie

21 MAJ 2007

21 MAJ 2007

POWIATOWEGO OŚRODKA DOKUMENTACJI
GEODEZYJNEJ I KARTOGRAFICZNEJ

KERG: 1905-3/2007
Woj. warmińsko – mazurskie
Powiat ostródzki
Gmina Grunwald
Obręb Głądy

Wstęga trasy Ostróda – Pawtowo odc. 6

Nie wyklucza się istnienia w terenie innych nie wykazanych na niniejszej mapie urządzeń podziemnych, które nie były zgłoszone do inwentaryzacji lub o których brak jest informacji w instytucjach branżowych.

Stan aktualny na dzień: 11.04.2007r

GEO PARTNER
EO
FIRMA GEODEZYJNA


10-072 OLSZTYN
ul. Starych Szeregów 5
tel/fax 535-23-99
NIP 739-203-72-43
Regon 510672377

GEODETA
Radosław J. Ickiewicz
mgr inż. Radosław J. Ickiewicz
Upr. GOK nr 18407

STAROSTWO POWIATOWE
w OSTRÓDZIE
Wydział Budownictwa i Architektury

Załącznik niniejszy nr 1
stanowi integralną część decyzji
(postanowienia) nr 135108
z dnia 09.05.08. znak 138108

STAROSTA
Edward Andrzej Kobinski
Naczelnik Wydziału Budownictwa
i Architektury

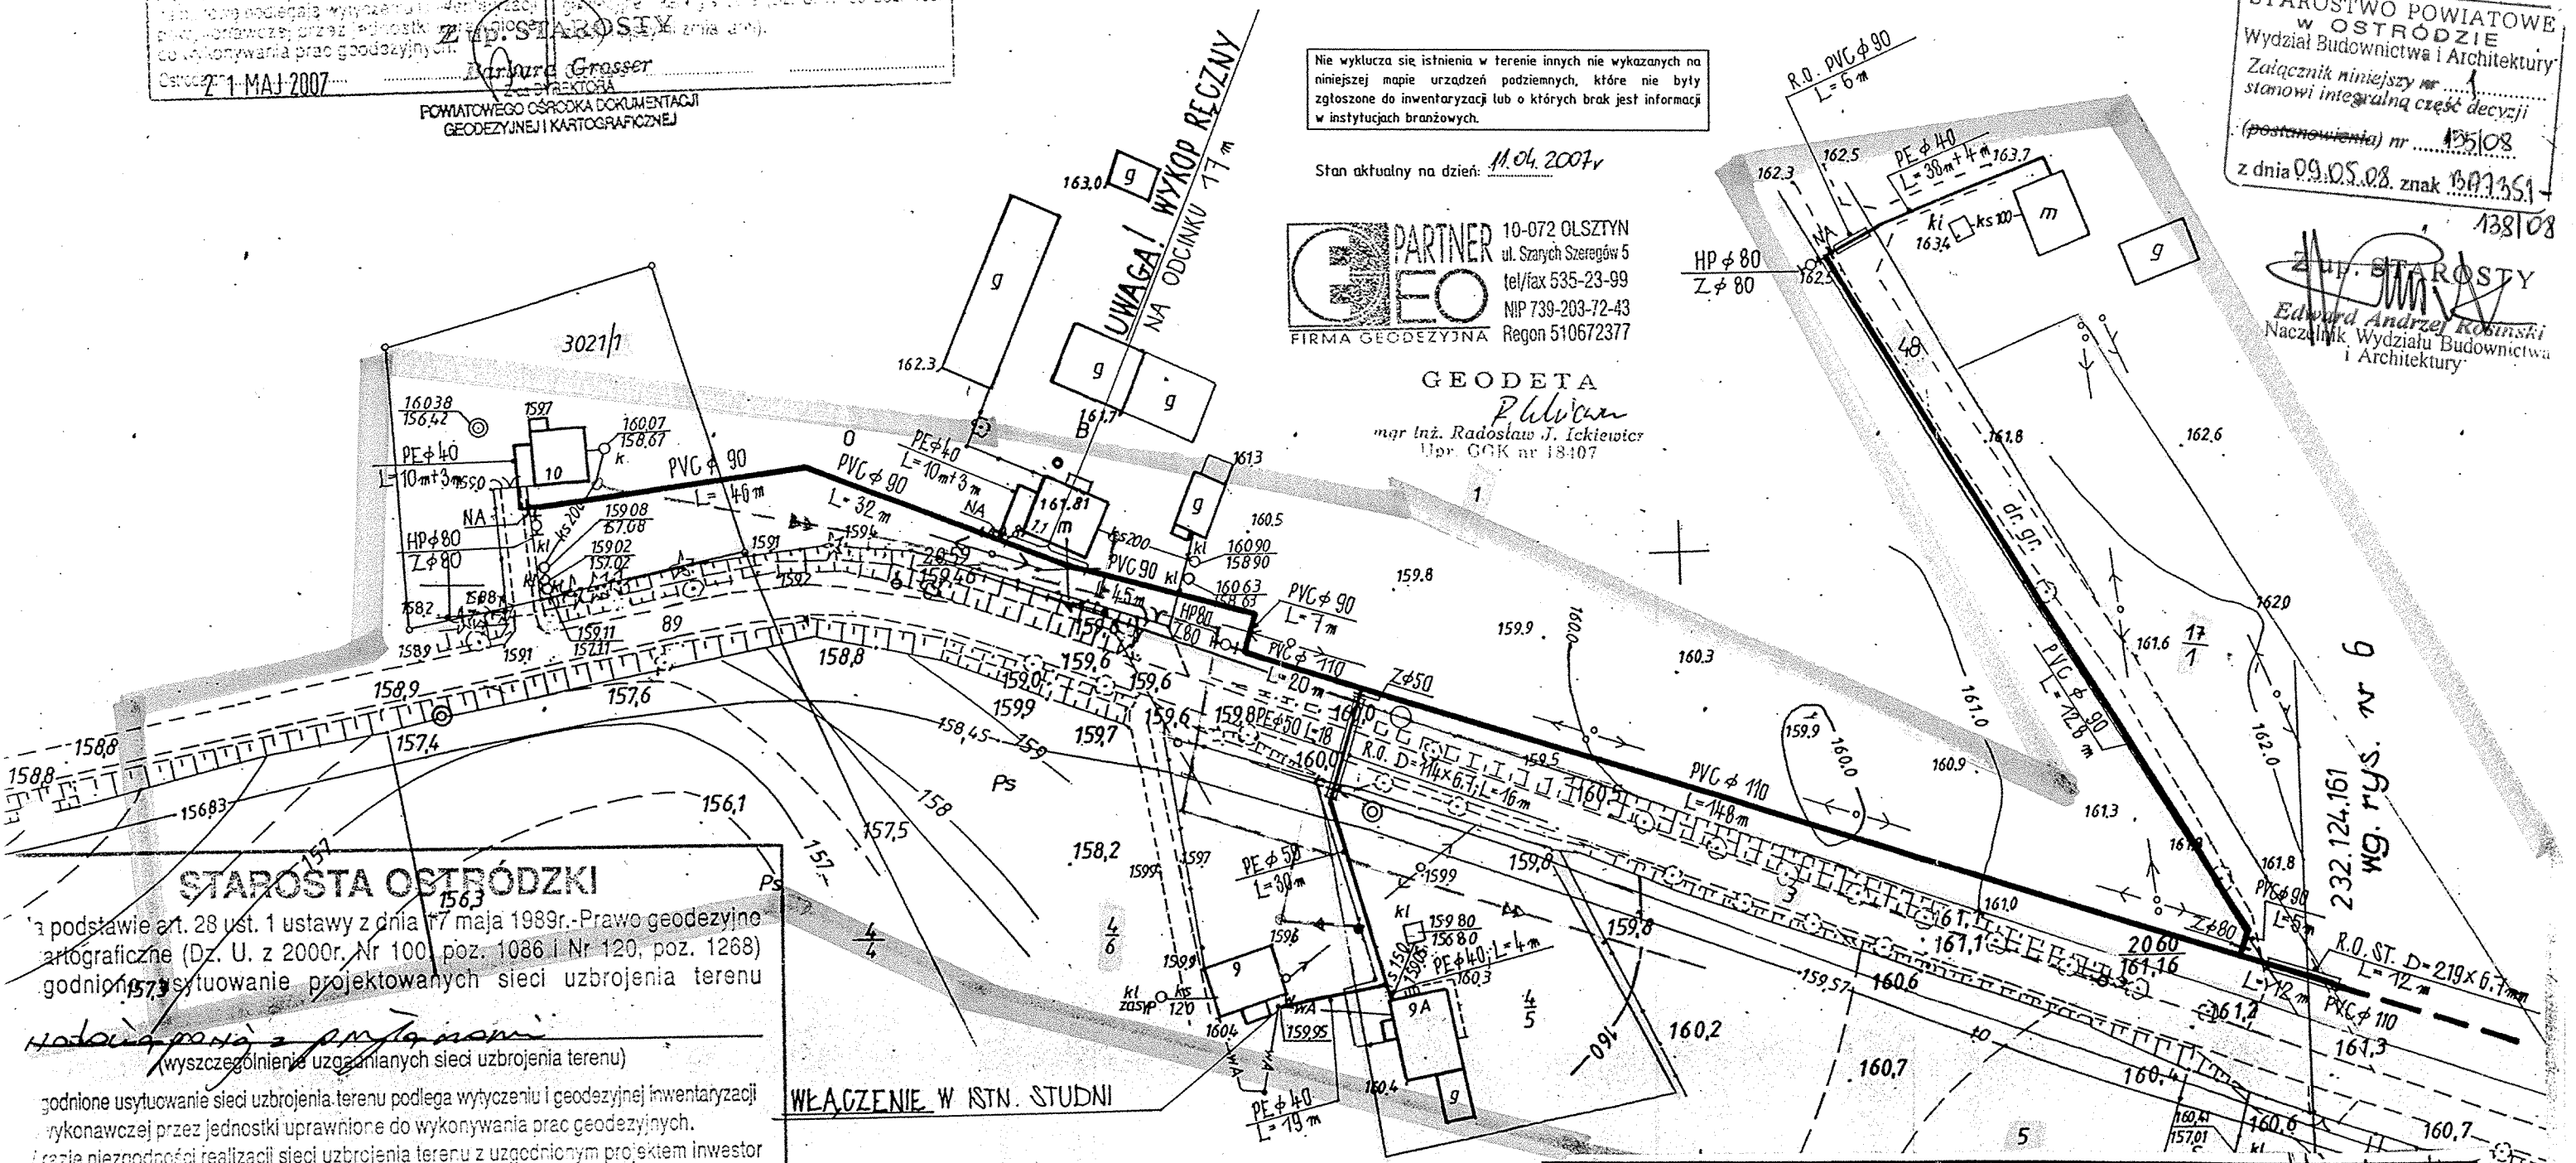

STAROSTA OSTRÓDZKI
na podstawie art. 28 ust. 1 ustawy z dnia 17 maja 1999r. - Prawo geodezyjne i kartograficzne (Dz. U. z 2000r. Nr 100, poz. 1086 i Nr 120, poz. 1268) godnił na sytuowanie projektowanych sieci uzbrojenia terenu

Wyszczególnienie uzgodnionych sieci uzbrojenia terenu
godnione usytuowanie sieci uzbrojenia terenu podlega wytyczeniu i geodezyjnej inwentaryzacji wykonawczej przez jednostki uprawnione do wykonywania prac geodezyjnych.
W razie niezgodności realizacji sieci uzbrojenia terenu z uzgodnionym projektem inwestor obowiązany jest przedłożyć mapę z wynikami pomiarów powykonawczych właściwemu organowi administracji architektoniczno-budowlanej.

Uzgodnienie usytuowania projektowanych sieci uzbrojenia terenu zachowuje ważność przez okres 10 lat od dnia wydania opinii w sprawie uzgadniania usytuowania projektowanych sieci uzbrojenia terenu. Uzgodnienie traci ważność w przypadku, o którym mowa w §13 rozporządzenia Ministra Infrastruktury Regionalnego i Budownictwa z dnia 21 lutego 2009r. w sprawie geodezyjnej ewidencji i usytuowania sieci uzbrojenia terenu (Dz. U. z 2009r. Nr 20, poz. 300).

21 MAJ 2008 - 03 - 19
Ostróda

PROJEKTANT mgr inż. ALEKSANDER SOBOCIŃSKI 7342/43/TO/92

JEDNOSTKA PROJEKTOWA	ZUM D A P FIRMA USŁUGOWO - HANDLOWA 10-083 OLSZTYN UL. AL. WARSZAWSKA 83/6	03. 2008 r.
OBIEKT	SIEĆ WODOCIĄGOWA	SKALA 1:1000
ADRES	DOMKOWO-SZCZEPANKOWO-GLĄDY gm. Grunwald	RYŚ NR 7
OPRACOWAŁ	IMIĘ I NAZWISKO techn. PIOTR PRZEDŁACKI	UPR. BUD. 30/88/OL
SPRAWDZAJĄCY	mgr inż. ELŻBIETA KOŁAK	173/91/OL
ASYSTENT	inż. ŁUKASZ OLEKSIK	PODPIS <i>Aleksander</i>