


4505600 5872000

do rys. nr 3

STAROSTWO POWIATOWE  
W OSTRÓDZIE  
WYDZIAŁ BUDOWNICTWA  
I ARCHITEKTURY

do rys. nr 10

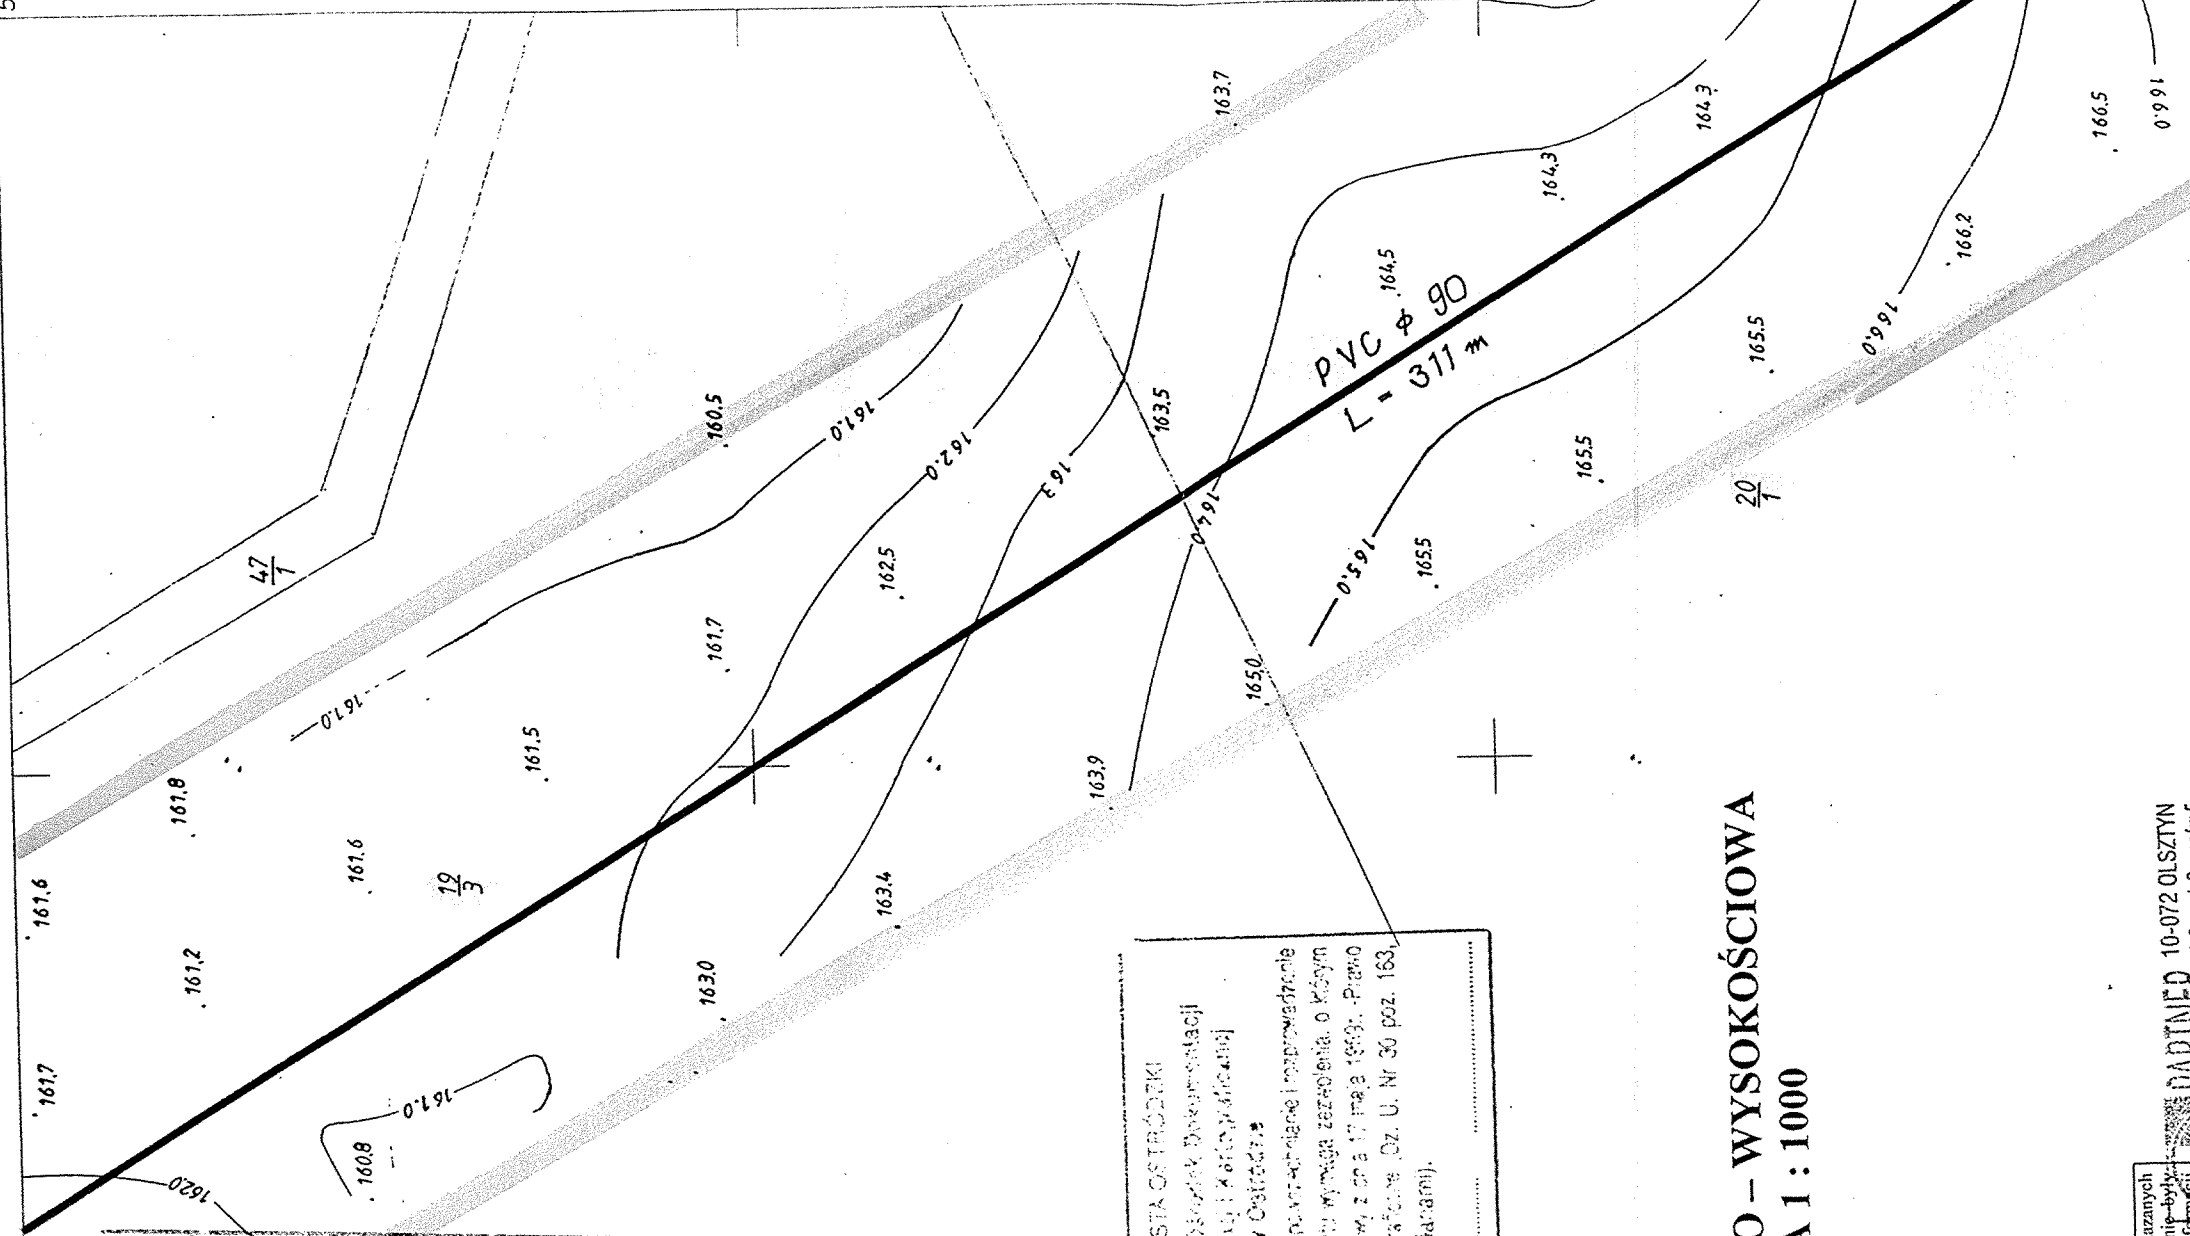

STAROSTWO POWIATOWE  
W OSTRÓDZIE  
Wydział Budownictwa i Architektury  
Załącznik niniejszy nr .....  
stanowi integralną część decyzji  
(postanowienia) nr ..... 155/08  
z dnia 09.05.08 znak BA 7351/38/08

Z UP. STAROSTY  
*[Signature]*  
Edward Andrzej Rośiński  
Naczelnik Wydziału Budownictwa  
i Architektury

MAPA SYTUACYJNO – WYSOKOŚCIOWA  
SKALA 1 : 1000

KLKRG: 1905-3/07  
Woj. warmińsko – mazurskie  
Powiat ostródzki  
Gmina Grunwald  
Obwód Głądy  
Położenie Głądy  
ARKUSZ 232.124.162

PARTNER  
**GEO**  
FIRMA GEODEZYJNA  
GEODETA  
mgr inż. Radostaw J. Jęksienicz  
Upr. GJK nr 18107

10-072 OLSZTYN  
ul. Szarych Szeregów 5  
tel/fax 535-23-99  
NIP 739-203-72-43  
Regon 510672377

STAROSTA OSTRÓDZKI  
Na podstawie art. 23 ust. 1 ustawy z dnia 17 maja 1999r. Prawo geodezyjne i kartograficzne (Dz. U. z 2000r. Nr 100, poz. 1096 i Nr 120, poz. 1268) uzgodniono usytuowanie projektowanych sieci uzbrojenia terenu

*Nadzawca projektu z p.m.j. w imieniu*  
(wyszczególnienie uzbrojenia terenu)

Specjalne uzgodnienie sieci uzbrojenia terenu podlega wyznaczeniu...  
wzrostu...  
17444-11661/2008 Ostróda 2008-03-19

STAROSTA OSTRÓDZKI  
Powiatowy Ośrodek Dokumentacji  
Geodezyjnej i Kartograficznej  
w Ostródzie

STAROSTA OSTRÓDZKI  
Powiatowy Ośrodek Dokumentacji  
Geodezyjnej i Kartograficznej  
w Ostródzie

VOZ DZIEKTOA  
FOWATOWEGO OŚRODKA DOKUMENTACJI  
GEODEZYJNEJ I KARTOGRAFICZNEJ

PROJEKTANT mgr inż. ALEKSANDER SOBOCIŃSKI 7342/43/TO/92

JEDNOSTKA PROJEKTOWA	ZUM D A P FIRMA USŁUGOWO - HANDLOWA 10-083 OLSZTYN UL. AL. WARSZAWSKA 83/6	03. 2008 r.
OBIEKT	SIEĆ WODOCIĄGOWA	SKALA 1:1000
ADRES	DOMKOWO-SZCZEPANKOWO-GLĄDY gm. Grunwald	RYS. NR 9
	IMIĘ I NAZWISKO	UPR. BUD.
OPRACOWAŁ	techn. PIOTR PRZEDŁACKI	30/88/OL
SPRAWDZAJĄCY	mgr. inż. ELŻBIETA KOŁAK	173/91/OL
ASYSTENT	inż. ŁUKASZ OLEKSIAK	<i>[Signature]</i> Oleksiak