


PROJEKT ZAGOSPODAROWANIA TERENU
SKALA 1:500
ROZBUDOWA STACJI UZDATNIANIA WODY I BUDOWA SIECI WODOCIĄGOWEJ
W PACOŁTÓWKU GMINA GRUNWALD

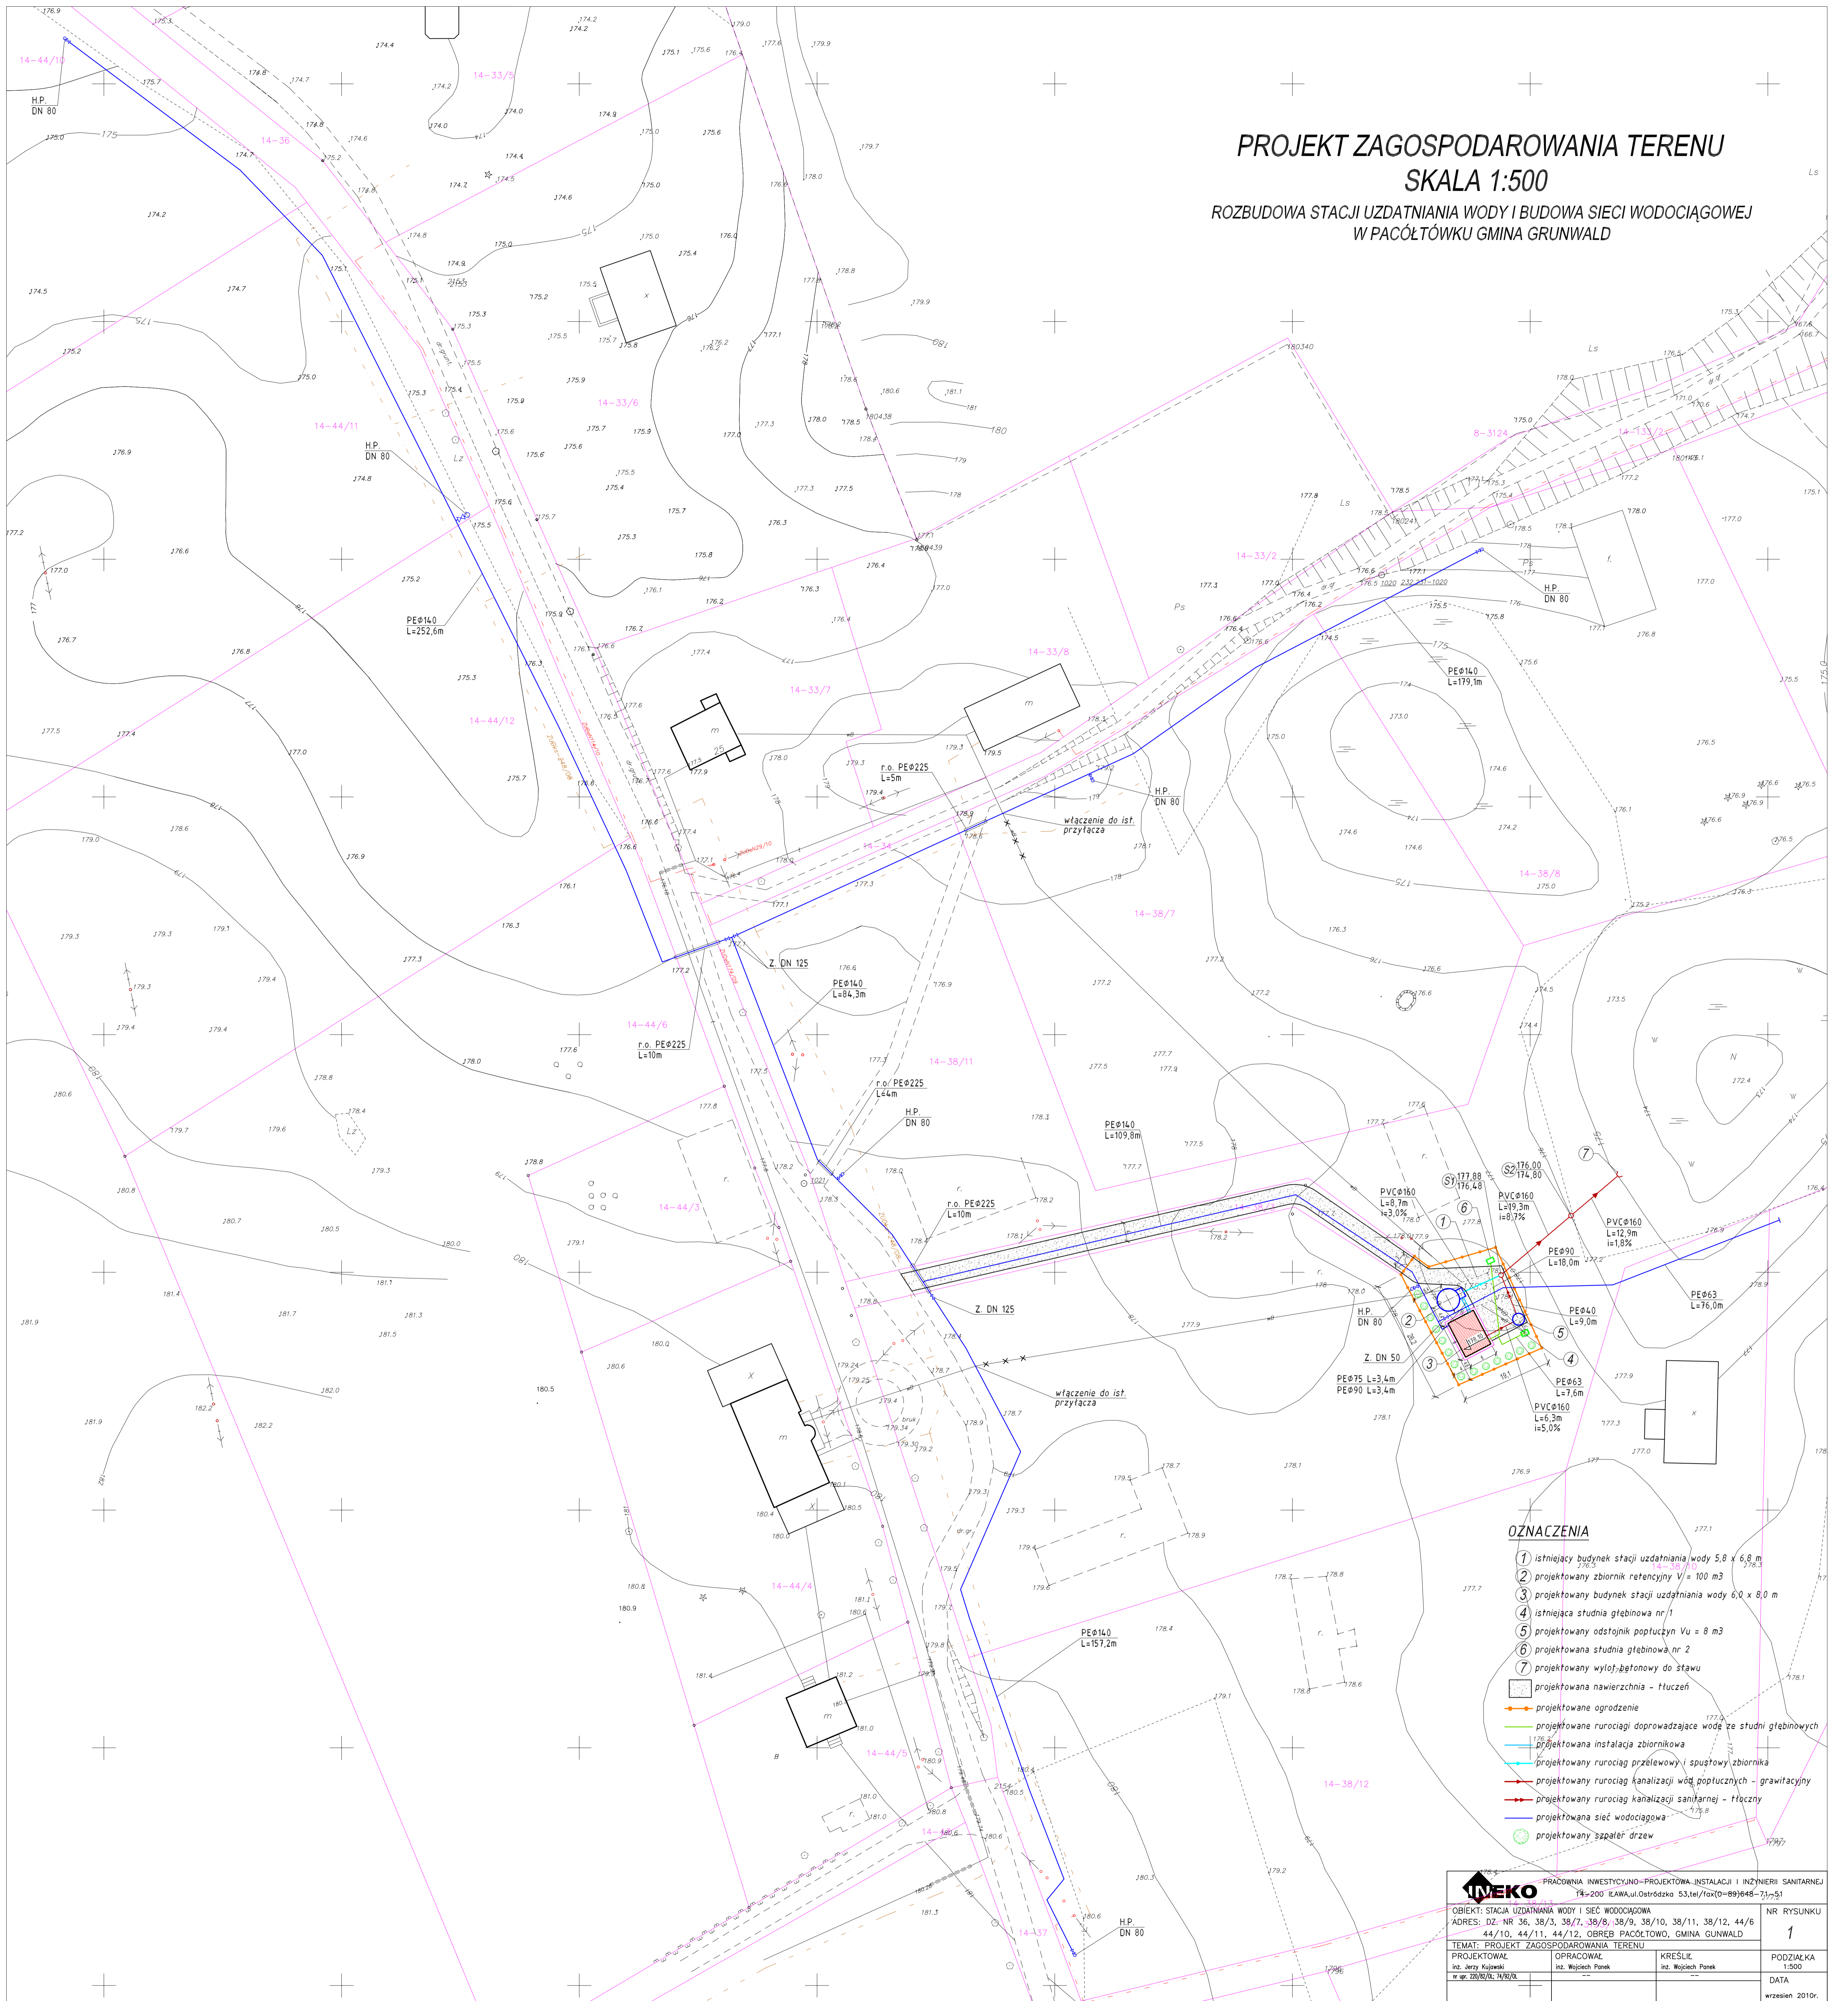

OZNACZENIA

- 1 istniejący budynek stacji uzdatniania wody 5,8 x 6,8 m
- 2 projektowany zbiornik retencyjny V=100 m³
- 3 projektowany budynek stacji uzdatniania wody 6,0 x 8,0 m
- 4 istniejąca studnia głębinowa nr 1
- 5 projektowany odstępnik poprzeczny Vu = 8 m³
- 6 projektowana studnia głębinowa nr 2
- 7 projektowany wyłof-betonowy do stawu
- 8 projektowana nawierzchnia - fluczeń
- 9 projektowane ogrodzenie
- 10 projektowane rurociągi doprowadzające wodę ze studni głębinowych
- 11 projektowana instalacja zbiornikowa
- 12 projektowany rurociąg przelewowy i spustowy zbiornik
- 13 projektowany rurociąg kanalizacji wód poprzecznych - grawitacyjny
- 14 projektowany rurociąg kanalizacji sanitarnej - tłoczny
- 15 projektowana sieć wodociągowa
- 16 projektowany zaplecie drzew

PRACOWNIA INWESTYCYJNO-PROJEKTOWA-INSTALACJI I INŻYNIERII SANITARNEJ			
16-2000 KAMPAJNO-OPRACOWA 33.16/10(0)-09/046-71-51			
OBIEKT: STACJA UZDATNIANIA WODY I SIEĆ WODOCIĄGOWA			
ADRES: DZ. NR 36, 38/3, 38/7, 38/8, 38/9, 38/10, 38/11, 38/12, 44/6			
44/10, 44/11, 44/12, OBRĘB PACOŁTOWO, GMINA GRUNWALD			
TEMAT: PROJEKT ZAGOSPODAROWANIA TERENU	PROJEKTOWAŁ	OPRACOWAŁ	KREŚCIŁ
mgr inż. Szymon	mgr inż. Michał Perek	mgr inż. Michał Perek	mgr inż. Michał Perek
nr w. 2016/01.10/01			
			DATA
			wrzesień 2010r.
			NR RYSUNKU
			1
			PODZIAŁKA
			1:500