

MAPA DO CELÓW PROJEKTOWYCH		GK 6640.1352.2015
Oznaczenie terenów objętych działaniem planu gospodarczego		
Miejscowość:	Dylewo	
Jejdnostka ewidencyjna:	281503_2	Gmina Grunwald
Opisfunkcyjny:	0002	Dylewo
Ulica:	11/19	
Nr działki ewidencyjnej:	1300	
Skala mapy:	1:500	
Skala 2000	7.202.12.05.1.2, 7.202.12.05.1.4	
Nazwa obiektu gospodarczego:	projektownictwo paszeczki wysoczkowej	PL-2000 strona 7 (21) Konstytucja „86”
Oznaczenie granic obszarów objętych:		
UMiAG: Nie przeprowadzono badań miejscowych w granicach projektowanej inwestycji	pow. w całości składowości granicznych	
UMiAG: Nie wykonano założeń w formie planu nie zgodnego do inwentaryzacji powiatkowej	wykazanych urządzeń podziemnych,	
UMiAG: Wykazał mała nie mała skutki do	projektowane budynki w otoczeniu	
miejscowej niż 4,0m od granicy nieruchomości	działki na podziemiu magistrali energetycznej	
UMiAG: - Kolumna faktogram wprowadzono granice nie mającej uśrednionego stanu prawnego,	nie spełniają wymogów standardów technicznych	


GEODETA
Marek Masiek
UPR ZAW. NR 20245
TEL. 0 507 047 079
www.masiek.pl
23.10.2015

Imię i nazwisko, nr uprawnień oraz data podpisu gwarantują, iż projektant nie odpowiada za projekt

PROJEKT ZAGOSPODAROWANIA TERENU
Budowa stacji podnoszenia ciśnienia dla wsi Dylewo
Inwestor: Gmina Grunwald z siedzibą w Gierzwaldzie 14-107 Gierzwald 33

Obiekty projektowane

- 01 projektowana stacja podnoszenia ciśnienia
 - projektowany rurociąg tłoczny
 - projektowany rurociąg ssawny
 - zasuwa oddalająca
 - sieć wodociągowa do przebudowy
 - projektowany kabel zasilający
 - ogrodzenie terenu SPC
 - brama wjazdowa szer. 4,0m
 - droga dojazdowa utwardzona - podbruk
- Obiekty podziemne istniejące**
- w Sieć wodociągowa istniejąca
 - ks Kanalizacja sanitarna istniejąca
 - kd Kanalizacja deszczowa istniejąca
 - emn Kable energetyczne istniejące
 - Kable telekomunikacyjne istniejące

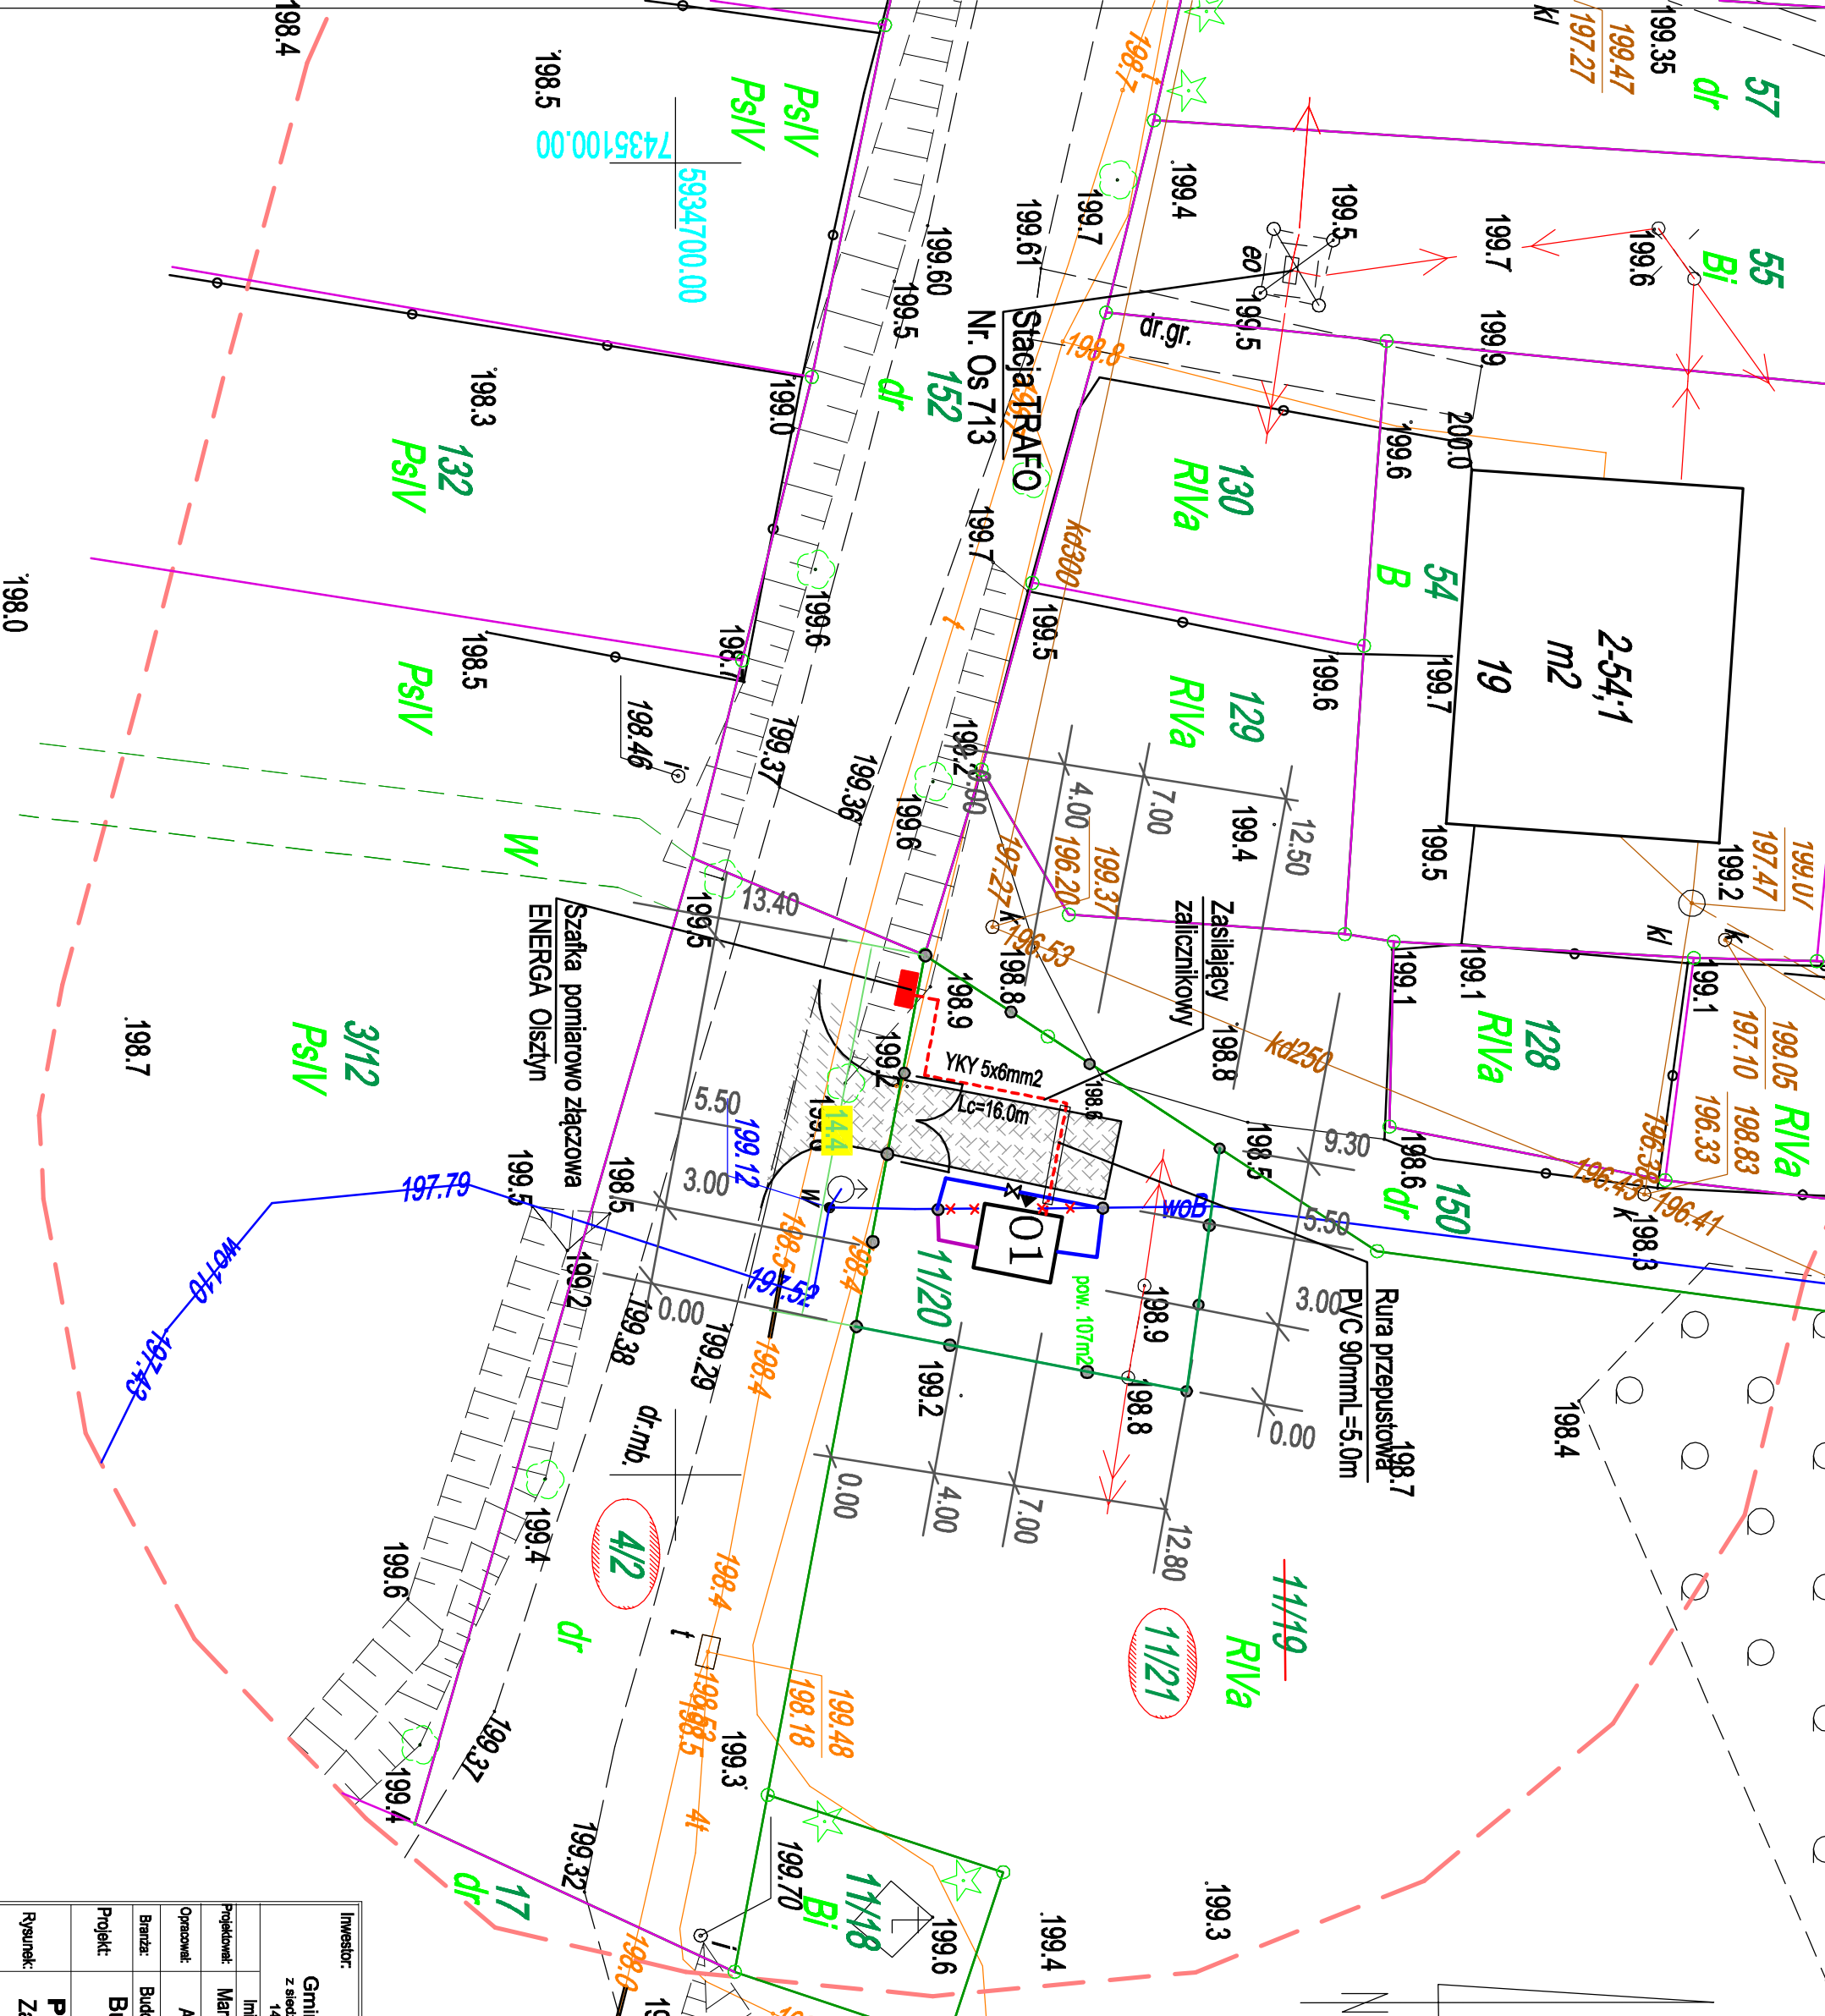

Inwestor:	Gmina Grunwald z siedzibą w Gierzwaldzie 14-107 Gierzwald	Wykonawca:	Projektowanie i Nadzór PIN Andrzej Wygonowski 14-100 Ostroda ul. Wypostalskiego 44 tel. 89 646 53 82
	Imię Nazwisko		Nr uprawnień
Projektant:	Marek Grendziński	135/92/OL	
Opisownik:	Andrzej Wygonowski	222/89/OL	
Bransza:	Budowlana + Sanitarna	Faza: Proj. Budowlany	data: 08.2016 r.
Projekt:	Budowa stacji podnoszenia ciśnienia dla wsi Dylewo gm. Grunwald	Nr rysunku: P-1E	
Rysunek:	Zasilanie elektroenergetyczne zaliczkowe SPC	Skala: 1:250	